


 
 
 
 
 
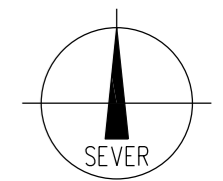



LEGENDA

-  Nové potrubí vzdušného kyslíku
-  Nový přívodní kabel ele
-  Stávající veřejná stoka jednotné kanalizace (SĚVK)
-  Stávající trasy elektrického silového vedení NN (ČEZ)
-  Stávající optická či metalická síť (CETIN)
-  Stávající trasy veřejného osvětlení
-  Geodetické zaměření
-  Katastrální mapa



SOUŘADNIČOVÝ SYSTÉM: S-JTSK
 VÝŠKOVÝ SYSTÉM: B.p.v.
 KRAJ: Ústecký
 OKRES: Louny
 OBEC: Petrohrad (566560)
 KATASTRÁLNÍ UZEMÍ: Petrohrad (719692)

Parcelní číslo dolčených pozemků podle katastru nemovitostí - 637/1, 638/28

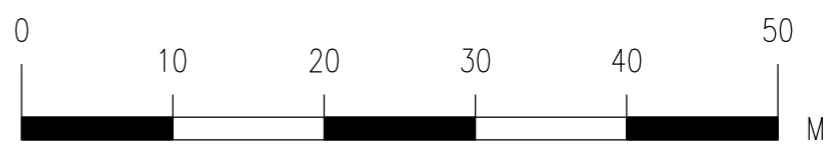

AZ CONSULT, spol. s r.o.
 Číslo zakázky..... 153/17
 Výrobek uvolněn k použití
 Datum..... 09.2017 ③

<p>Odpor. proj.: Ing. Martin David</p> <p>Vypracoval: Josef GRIESSEL</p> <p>Kontroloval: Ing. Martin David</p> <p>Kraj: Ústecký Místo: Obec Petrohrad</p> <p>Objednatel: Obec Petrohrad</p>	<p>AZCONSULT® spol. s r. o.</p> <p>Klišská 12, 400 01 Ústí nad Labem Tel.: 475 240 888 Tel/fax.: 475 240 864 E-mail: azconsult@azconsult.cz ČSN EN ISO 9001</p>
<p>Akce: Petrohrad, Černčice</p> <p>Objekt: ČSOV II</p> <p>Výkres: Situace</p>	<p>Zn. souboru: ...</p> <p>Stupeň: - Formát: 2x A4</p> <p>Č. zak.: 153/17 Č. paré: ...</p> <p>Datum: IX. 2017</p> <p>Měřítko: 1 : 500 Č. přílohy: 02</p>
<p>DOKUMENTACI LZE UŽÍVAT POUZE VE SMYSLU PŘÍSLUŠNÉ SMLOUVY O DÍLO. KOPÍROVÁNÍ A ROZŠÍŘOVÁNÍ POUZE PO PŘEDCHOZÍM SOUHLASU AZ CONSULT spol. s r. o.</p>	